



日期	DATE	
姓名	SIGNATURE	
专业	SPEC	
日期	DATE	
姓名	SIGNATURE	
专业	SPEC	

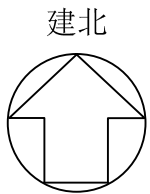

详见备品备件仓库 4 建筑施工图

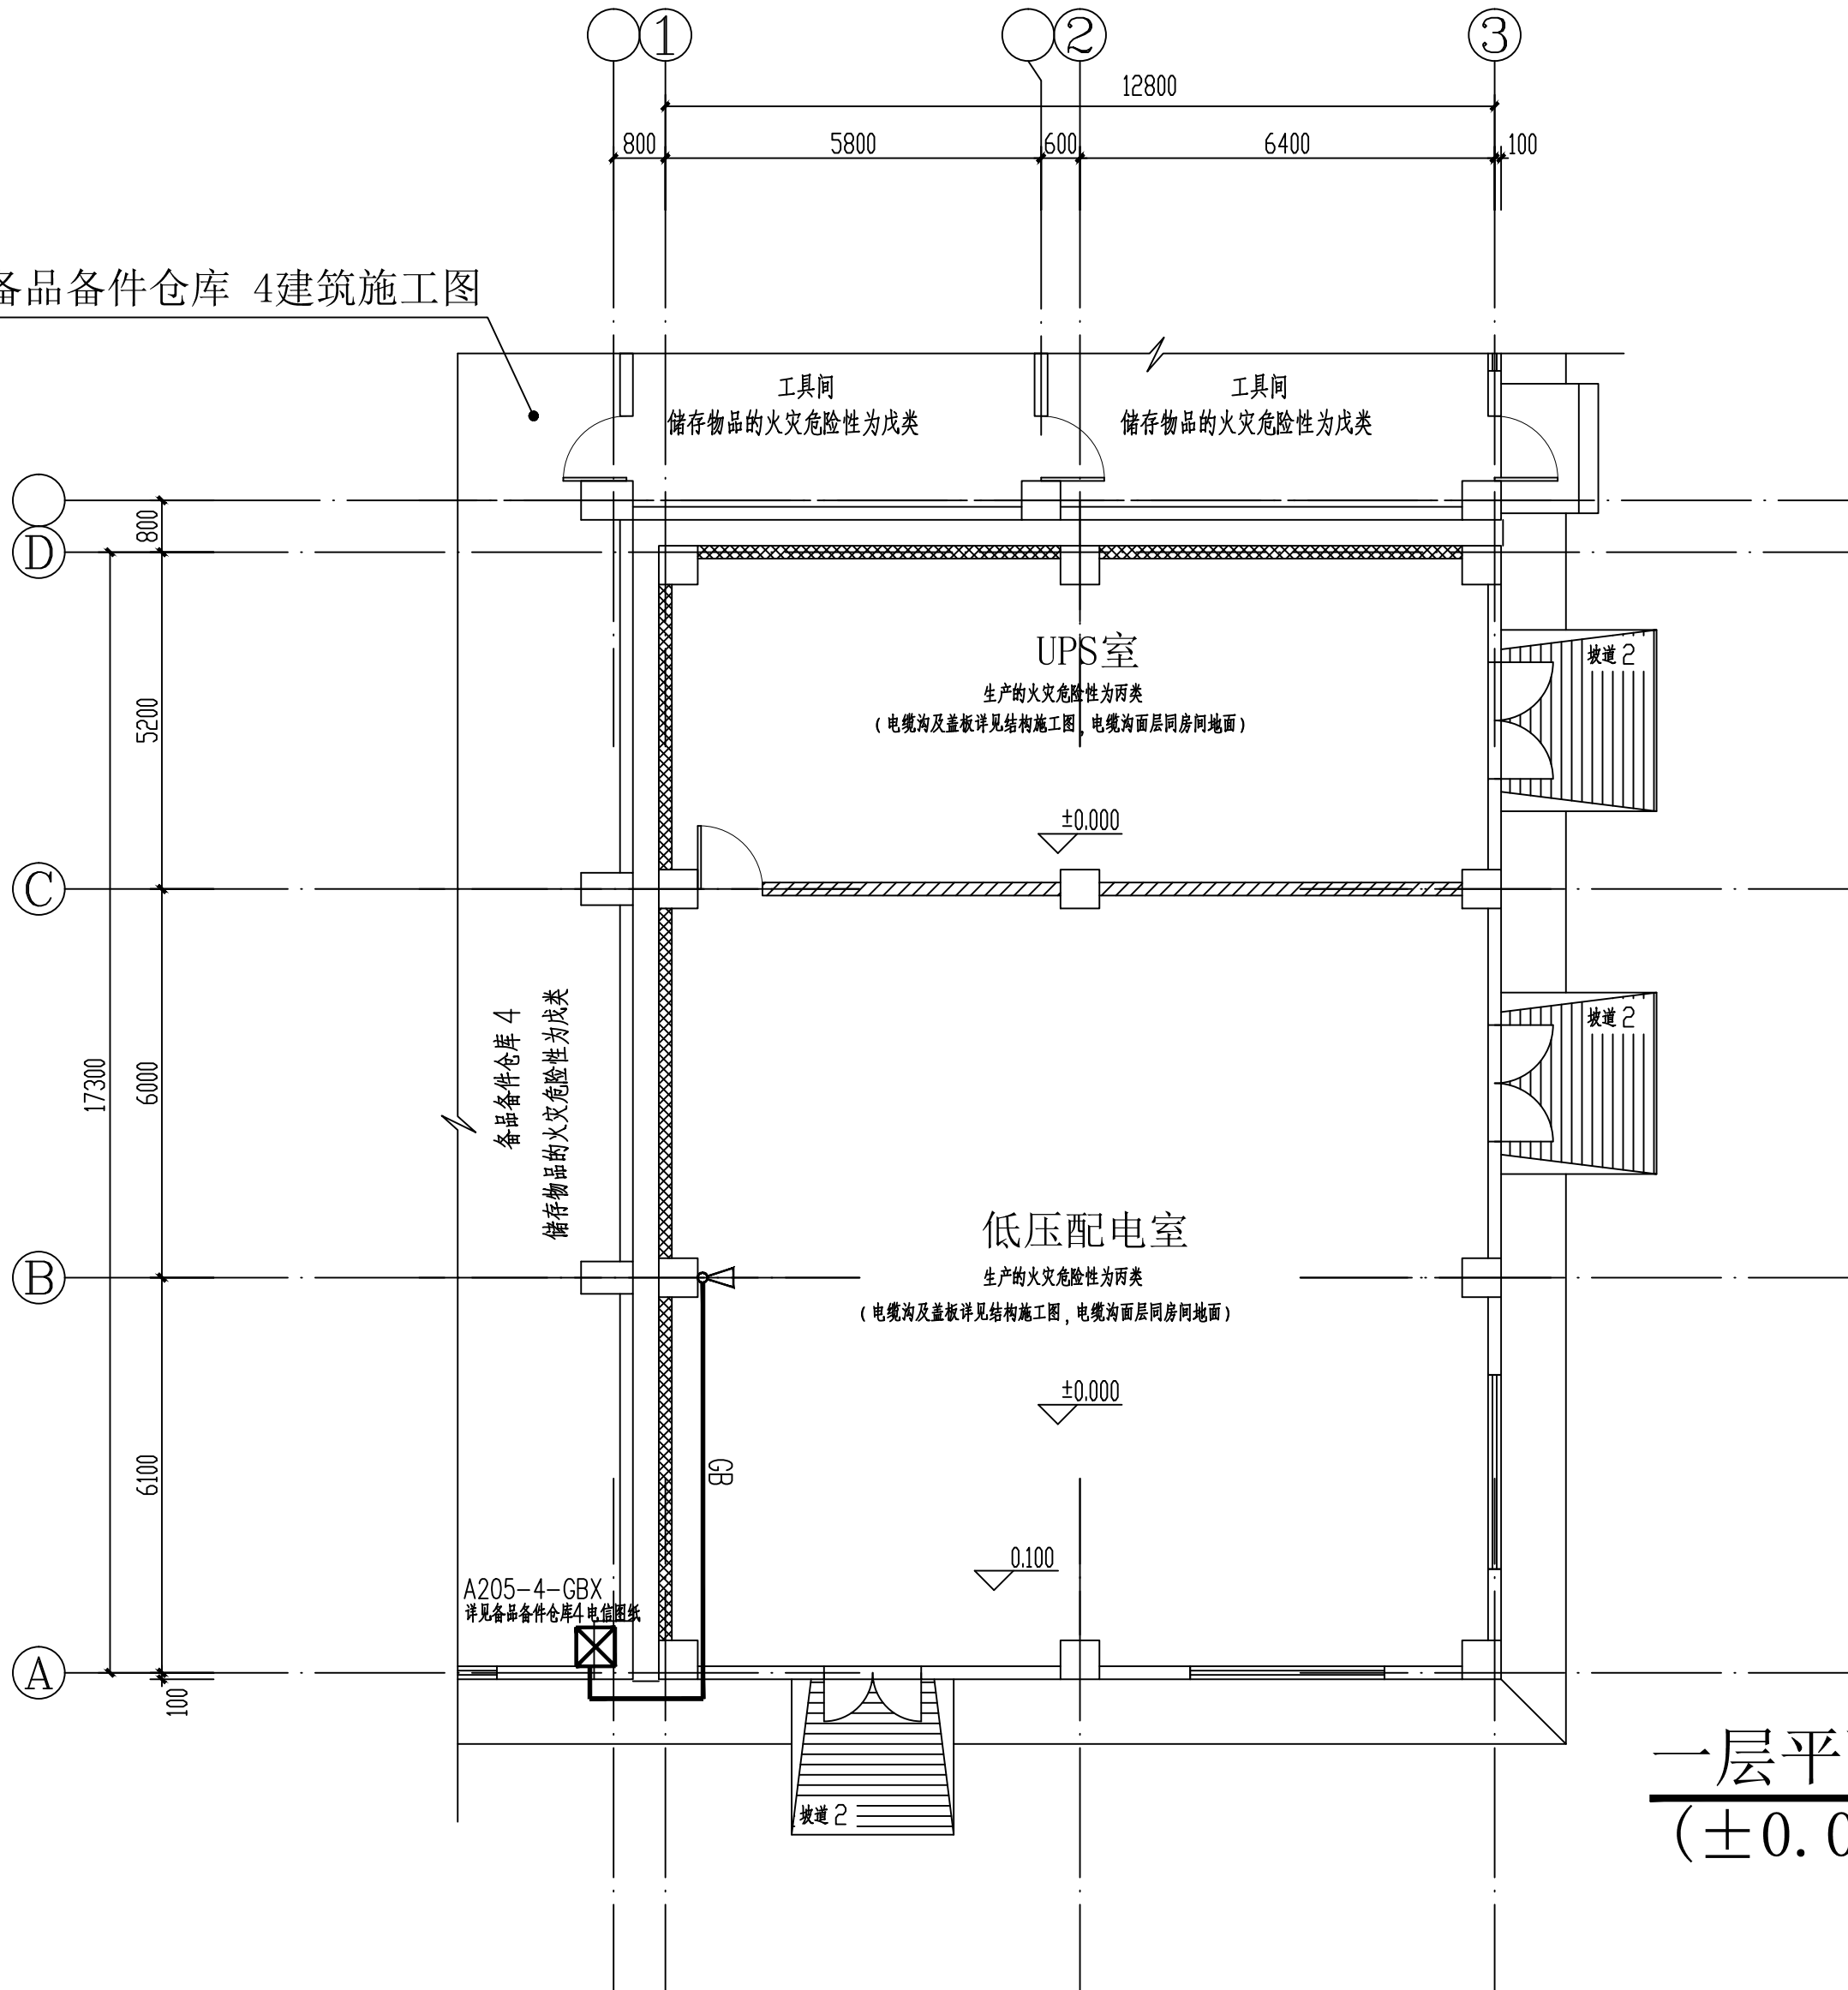

说明:

- 1、单体内广播信号引自备品备件仓库4接线箱, A205-4-GBX 详见备品备件仓库4 电信图纸。
- 2、号角式扬声器安装在墙上或柱子上, 其安装底标高距该层地面+3.00m。
- 3、广播系统管线沿墙或梁下敷设, 线路敷设路由将根据现场实际情况进行调整。
- 4、当管线穿越有防火分隔作用的楼板、防火墙、防火隔墙等主体建筑构件部位时, 应注意防火封堵。

一层平面图
(±0.000) 1:100

1	线型标注	穿管或线槽保护沿建筑物明敷设缆线
2		GB (广播线): ZR-RVVP2x1.5-DN20
3	GBX	室外型接线箱
4	号角式扬声器	号角式扬声器
5		
6		
7		
8		
9		
10		
11		
12		
13		
14		
15		
16		

序号	图形符号	名称
----	------	----

电信图例

**福建省石油化学
工业设计院有限公司**
FUJIAN PETROCHEMICAL INDUSTRY DESIGN
INSTITUTE CO., LTD.
证书编号: 甲级A235004206(CLASS A A235004206)

备注
NOTES

福建省石油化学工业设计院有限公司
范围: 化工石化医药行业
资质等级: 甲级 证号: A235004206
有效期至: 2024年09月17日

注册工程师执业章
REGISTERED ENGINEER WORK PERMIT SEAL

施工图审查单位
CONSTRUCTION DRAWING EXAMINATION AUTHORITY

施工图审查合格证书编号
SERIAL NUMBER OF CONSTRUCTION DRAWING EXAMINATION QUALIFICATION CERTIFICATE

工程名称
PROJECT
福建福海创石油化工有限公司
原料适应性技改项目配套储运及其它辅助系统设计

建设单位
CONSTRUCTION UNIT
福建福海创石油化工有限公司

审定 AUTH'D			
工程负责人 PROJ.M.	付亦玮	付亦玮	
专业负责人 SPEC.M.	陈杰	陈杰	
审核 APPR	卢淑榕	卢淑榕	
校对 CHKD	陈杰	陈杰	
设计 DRAWN	吴健	吴健	

图名 DRAWING TITLE

广播设施平面图



TCC 中国天辰工程有限公
CHINA TIANCHEN ENGINEERING CORPORATION

审批 日期

主项/装置名称 SUBJECT/DEVICE	变电所SS15-7	单元/工段名称 UNIT/SECTION	
图号 DWG.NO.	T23005/G181S31-A53HDX-03	设计阶段 STAGE	详细设计
比例 SCALE	1:100	日期 DATE	2023.10
专业 SPEC.	电信	第 页 SHEET	共 页 OF