



日期	DATE	
姓名	SIGNATURE	
专业	SPEC	
日期	DATE	
姓名	SIGNATURE	
专业	SPEC	

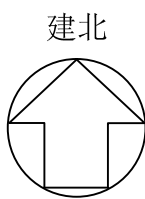

详见备品备件仓库 4 建筑施工图

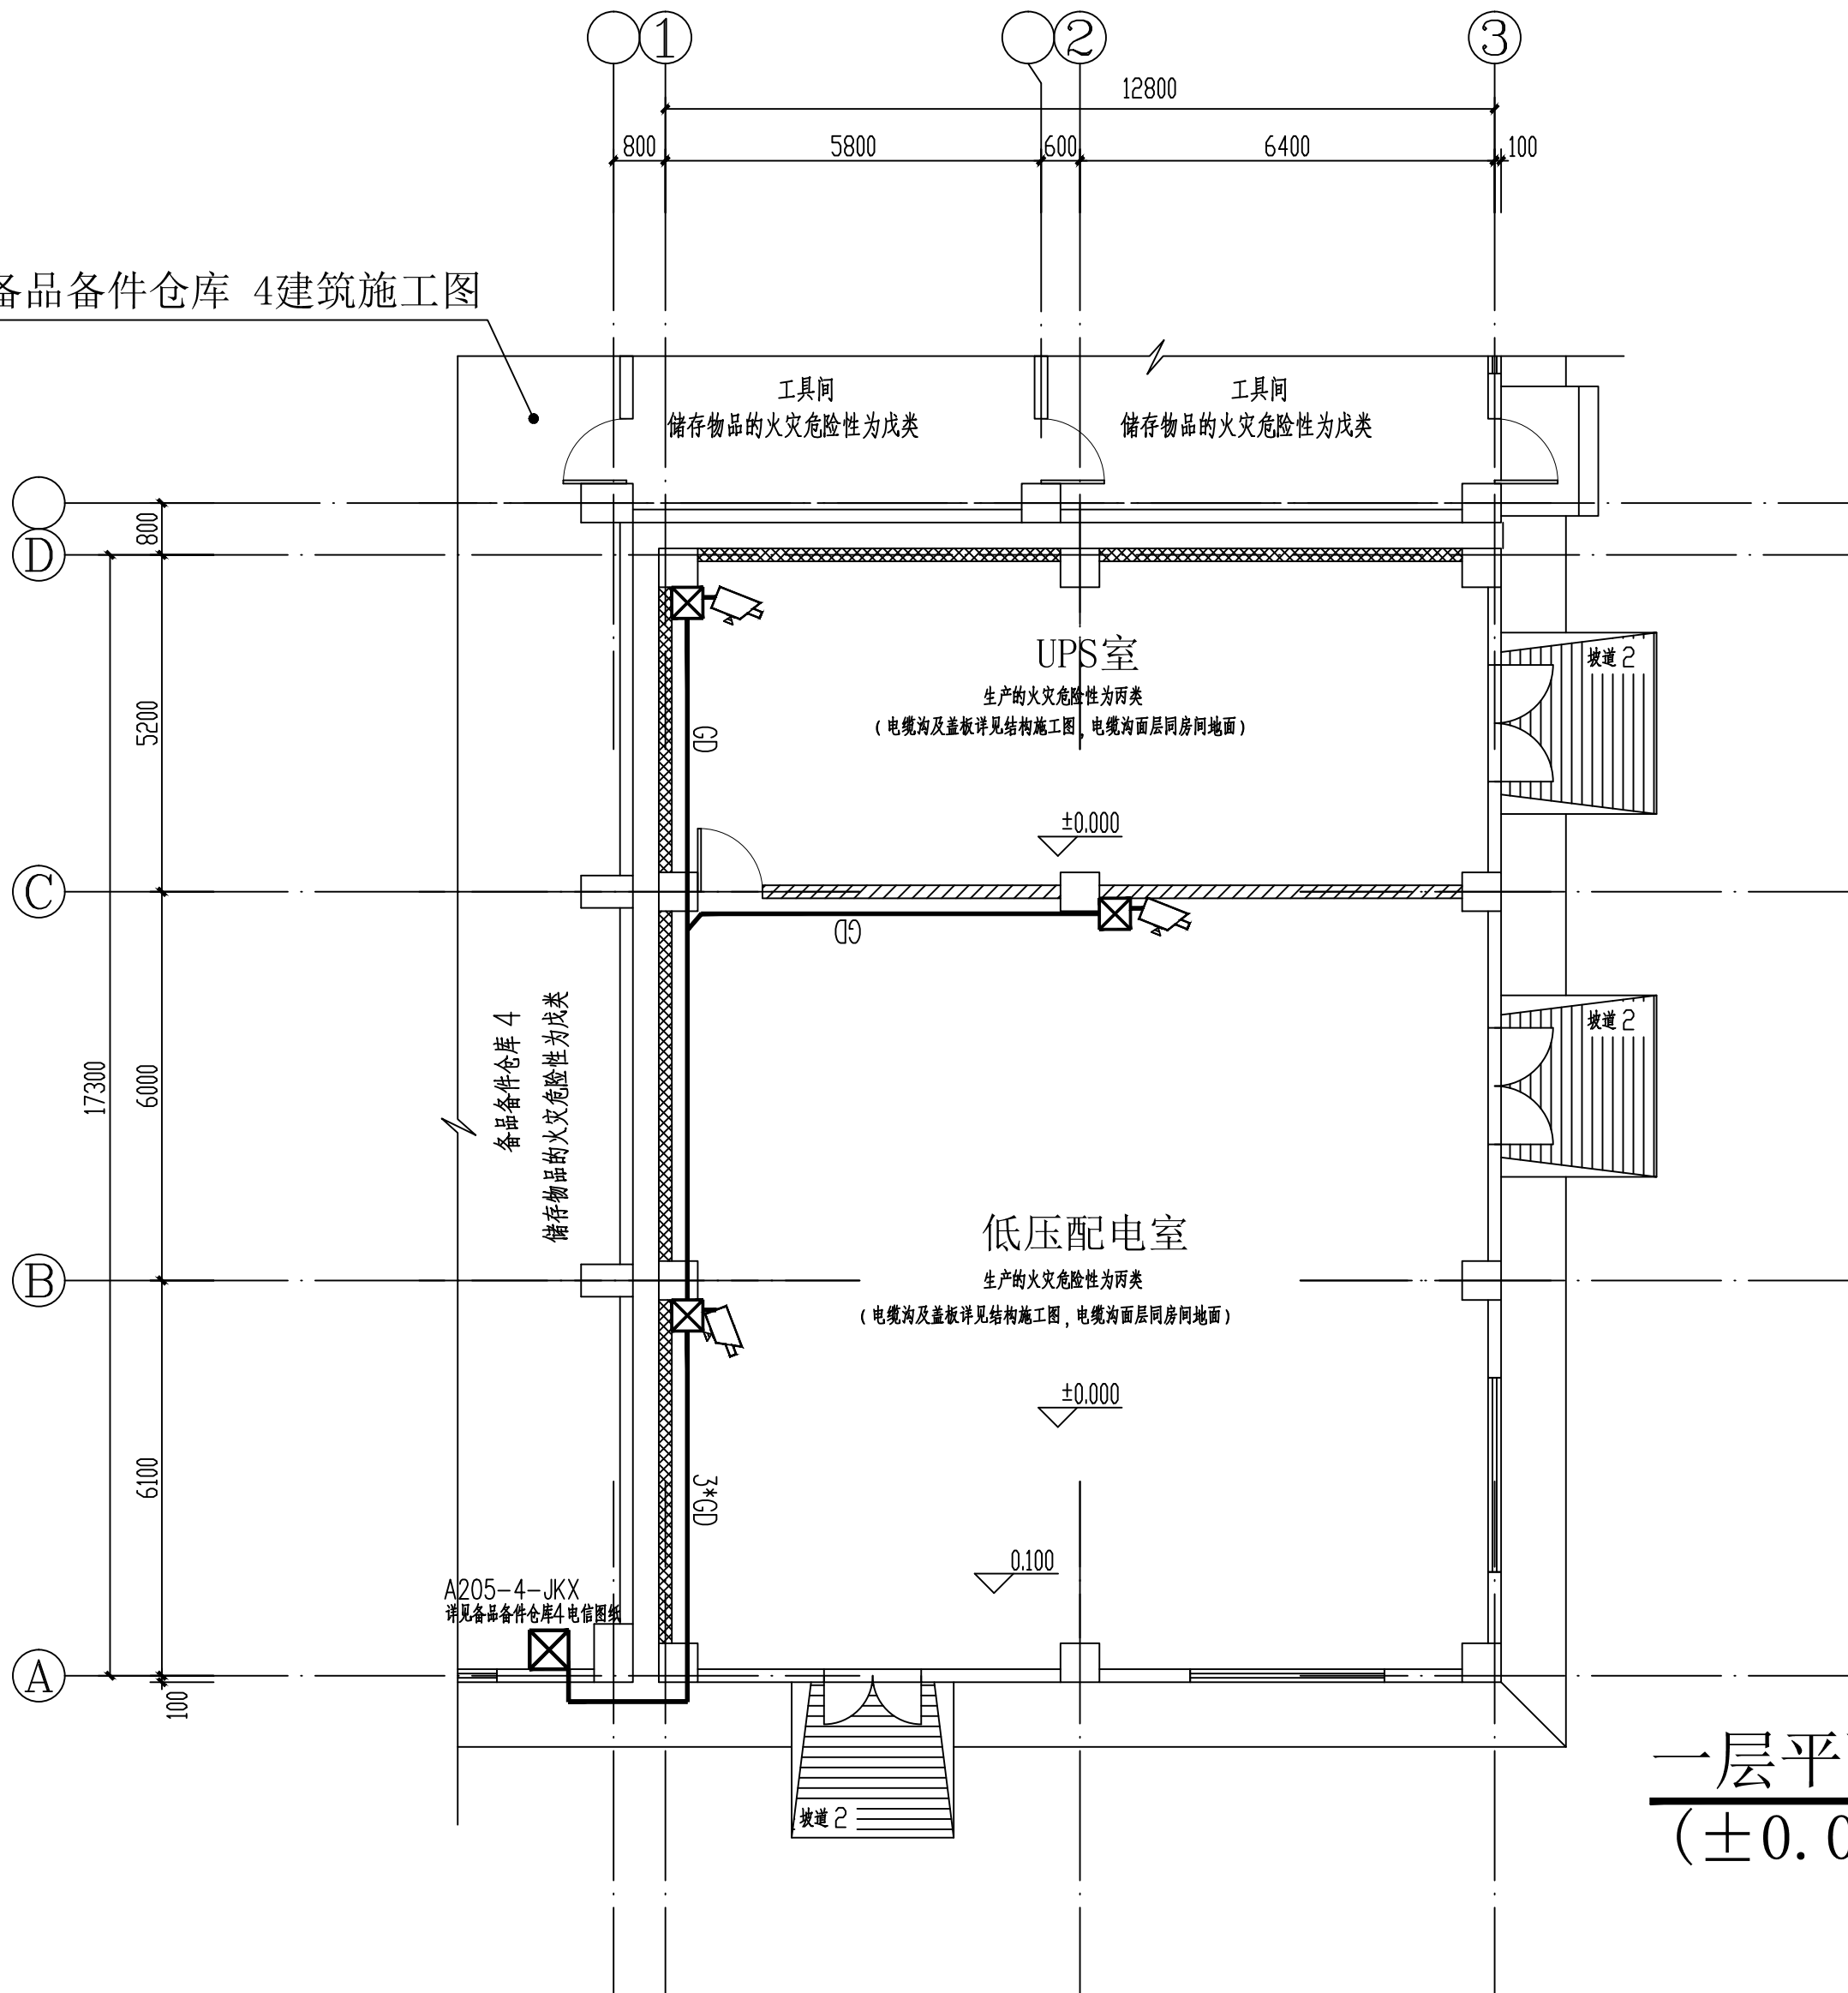

- 说明:
- 1、组合电气箱安装在墙上或立柱上,其安装底标高距该层地面+1.50m。
 - 2、一体化摄像机安装在墙上或柱子上,其安装底标高距该层地面+3.50m。
 - 3、电视监控系统管线沿墙或梁下敷设,线路敷设路由将根据现场实际情况进行调整。
 - 4、当管线穿越有防火分隔作用的楼板、防火墙、防火隔墙等主体建筑构件部位时,应注意防火封堵。
 - 5、进出防雷建筑物的低压电气系统和智能化系统装设电涌保护器。
 - 6、单体内电视监控信号引自备品备件仓库4电源、光纤接线箱, A205-4-JKX 详见备品备件仓库4 电信图例。

一层平面图
(±0.000) 1:100

1	线型标注	穿管或线槽保护沿建筑物明敷设缆线
2		WD (网电综合缆): ZR-(CAT6+RVV3x1.0)-DN25
3		GD (光电综合缆): ZR-(GYTA53-4B1+RVV3x2.5)-DN32
4	☒ JKX	电源、光纤接线箱
5	☒	组合电气箱
6	📹	一体化摄像机
7		
8		
9		
10		
11		
12		
13		
14		
15		
16		
序号	图形符号	名称
电 信 图 例		

福建省石油化学工业设计院有限公司
FUJIAN PETROCHEMICAL INDUSTRY DESIGN INSTITUTE CO., LTD.
证书编号: 甲级A235004206(CLASS A A235004206)

备注
NOTES

福建省石油化学工业设计院有限公司
范围: 化工石化医药行业
资质等级: 甲级 证号: A235004206
有效期至: 2024年09月17日

注册工程师执业章
REGISTERED ENGINEER WORK PERMIT SEAL

施工图审查单位
CONSTRUCTION DRAWING EXAMINATION AUTHORITY

施工图审查合格证书编号
SERIAL NUMBER OF CONSTRUCTION DRAWING EXAMINATION QUALIFICATION CERTIFICATE

工程名称
PROJECT
福建福海创石油化工有限公司
原料适应性技改项目配套储运及其它辅助系统设计

建设单位
CONSTRUCTION UNIT
福建福海创石油化工有限公司

审 定 AUTH'D			
工程负责人 PROJ.M.	付亦玮	付亦玮	
专业负责人 SPEC.M.	陈 杰	陈 杰	
审 核 APPR	卢淑榕	卢淑榕	
校 对 CHKD	陈 杰	陈 杰	
设 计 DRAWN	吴健	吴健	

图名 DRAWING TITLE
电视监控设施平面图

主项/装置名称 SUBJECT/DEVICE	变电所SS15-7	单元/工段名称 UNIT/SECTION	
图 号 DWG.NO.	T23005/G181S31-A53HDX-04	设计阶段 STAGE	详细设计
比 例 SCALE	1:100	日 期 DATE	2023.10
专 业 SPEC.	电信	第 页 SHEET	共 页 OF

审 批

日 期

中国天辰工程有限公
CHINA TIANCHEN ENGINEERING CORPORATION

审 批

日 期