

日期	DATE	姓名	SIGNATURE	专业	SPEC.	日期	DATE	姓名	SIGNATURE	专业	SPEC.



福建省石油化学
工业设计院有限公司

FUJIAN PETROCHEMICAL INDUSTRY DESIGN
INSTITUTE CO., LTD.

证书编号: 甲级A235004206(CLASS A A235004206)

备注
NOTES

图纸专用章
DRAWING SEAL

福建省石油化学工业设计院有限公司
福建省石油化学工业设计院有限公司
范围: 化工石化医药行业
资质等级: 甲级 证号: A235004206
有效期至: 2024年09月17日

注册工程师执业章
REGISTERED ENGINEER WORK PERMIT SEAL

施工图审查单位
CONSTRUCTION DRAWING EXAMINATION AUTHORITY

施工图审查合格证书编号
SERIAL NUMBER OF CONSTRUCTION DRAWING EXAMINATION QUALIFICATION CERTIFICATE

工程名称
PROJECT
福建福海创石油化工有限公司
原料适应性技改项目配套储运
及其它辅助系统设计


建设单位
CONSTRUCTION UNIT
福建福海创石油化工有限公司

审定 AUTH'D			
工程负责人 PROJ.M.	付亦玮	付亦玮	
专业负责人 SPEC.M.	陈杰	陈杰	
审核 APPR	卢淑榕	卢淑榕	
校对 CHKD	吴健	吴健	
设计 DRAWN	陈杰	陈杰	

图名 DRAWING TITLE

照明配电箱A53H-AL01系统图

主项/装置名称 SUBJECT/DEVICE	变电所SS15-7	单元/工段名称 UNIT/SECTION	
图号 DWG.NO.	T23005/G181S31-A53HD-03	设计阶段 STAGE	详细设计
日期 DATE	2023. 10	第 页 共 页 SHEET OF	
比例 SCALE		版次 REV.	0
专业 SPEC.	电气		

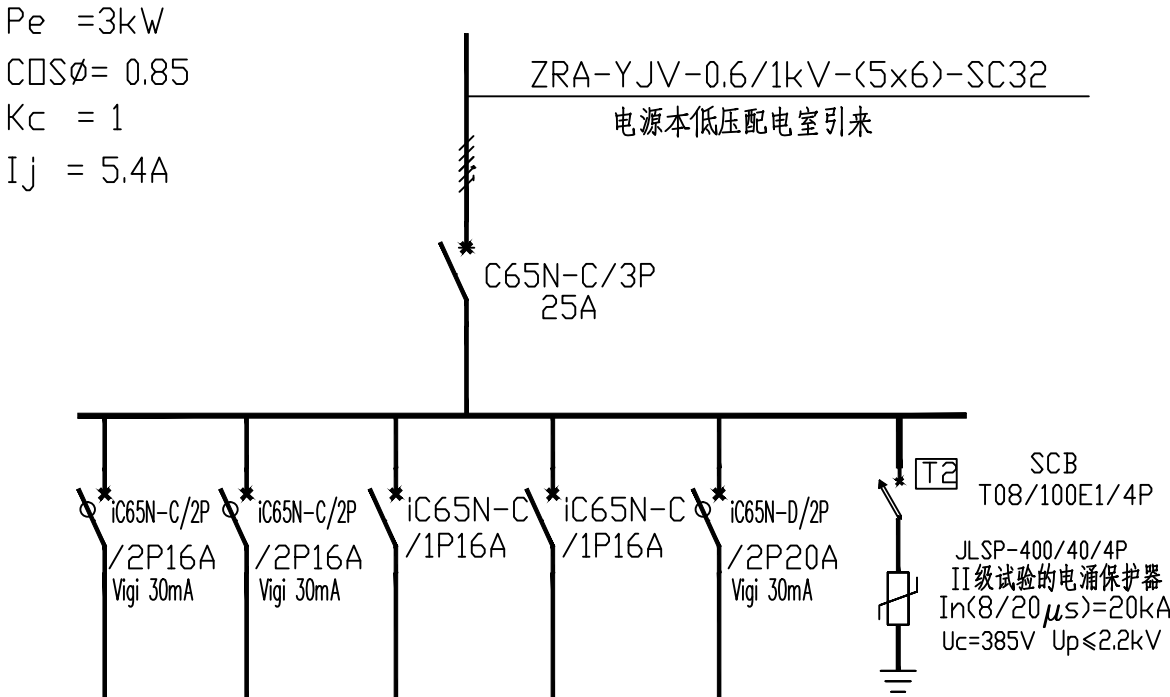

照明配电箱型号/编号	A53H-AL01/PZ30				
回路编号	N1	N2	N3	N4	N5
相别	L1 N PE	L2 N PE	L3 N PE	L1 N PE	L2 N PE
导线(WDZC BYJ-0.75kV)	3×2.5	3×2.5	NHBYJ-3X2.5		
管径(mm)	SC15	SC15	SC15		
容量(kW)	0.4	1.0			
用电名称	插座	插座	市电检测线	备用	备用
备注					

说明:

1.SPD连接相线铜导线截面不小于16mm², 接地端连接导线截面不小于25mm²。

保护管直径可根据施工时现场实际情况进行调整。



中国天辰工程有限公司
CHINA TIANCHEN ENGINEERING CORPORATION

审批: 冯卿 日期: 2023.11.23