



日期	DATE	
姓名	SIGNATURE	
专业	SPEC.	
日期	DATE	
姓名	SIGNATURE	
专业	SPEC.	

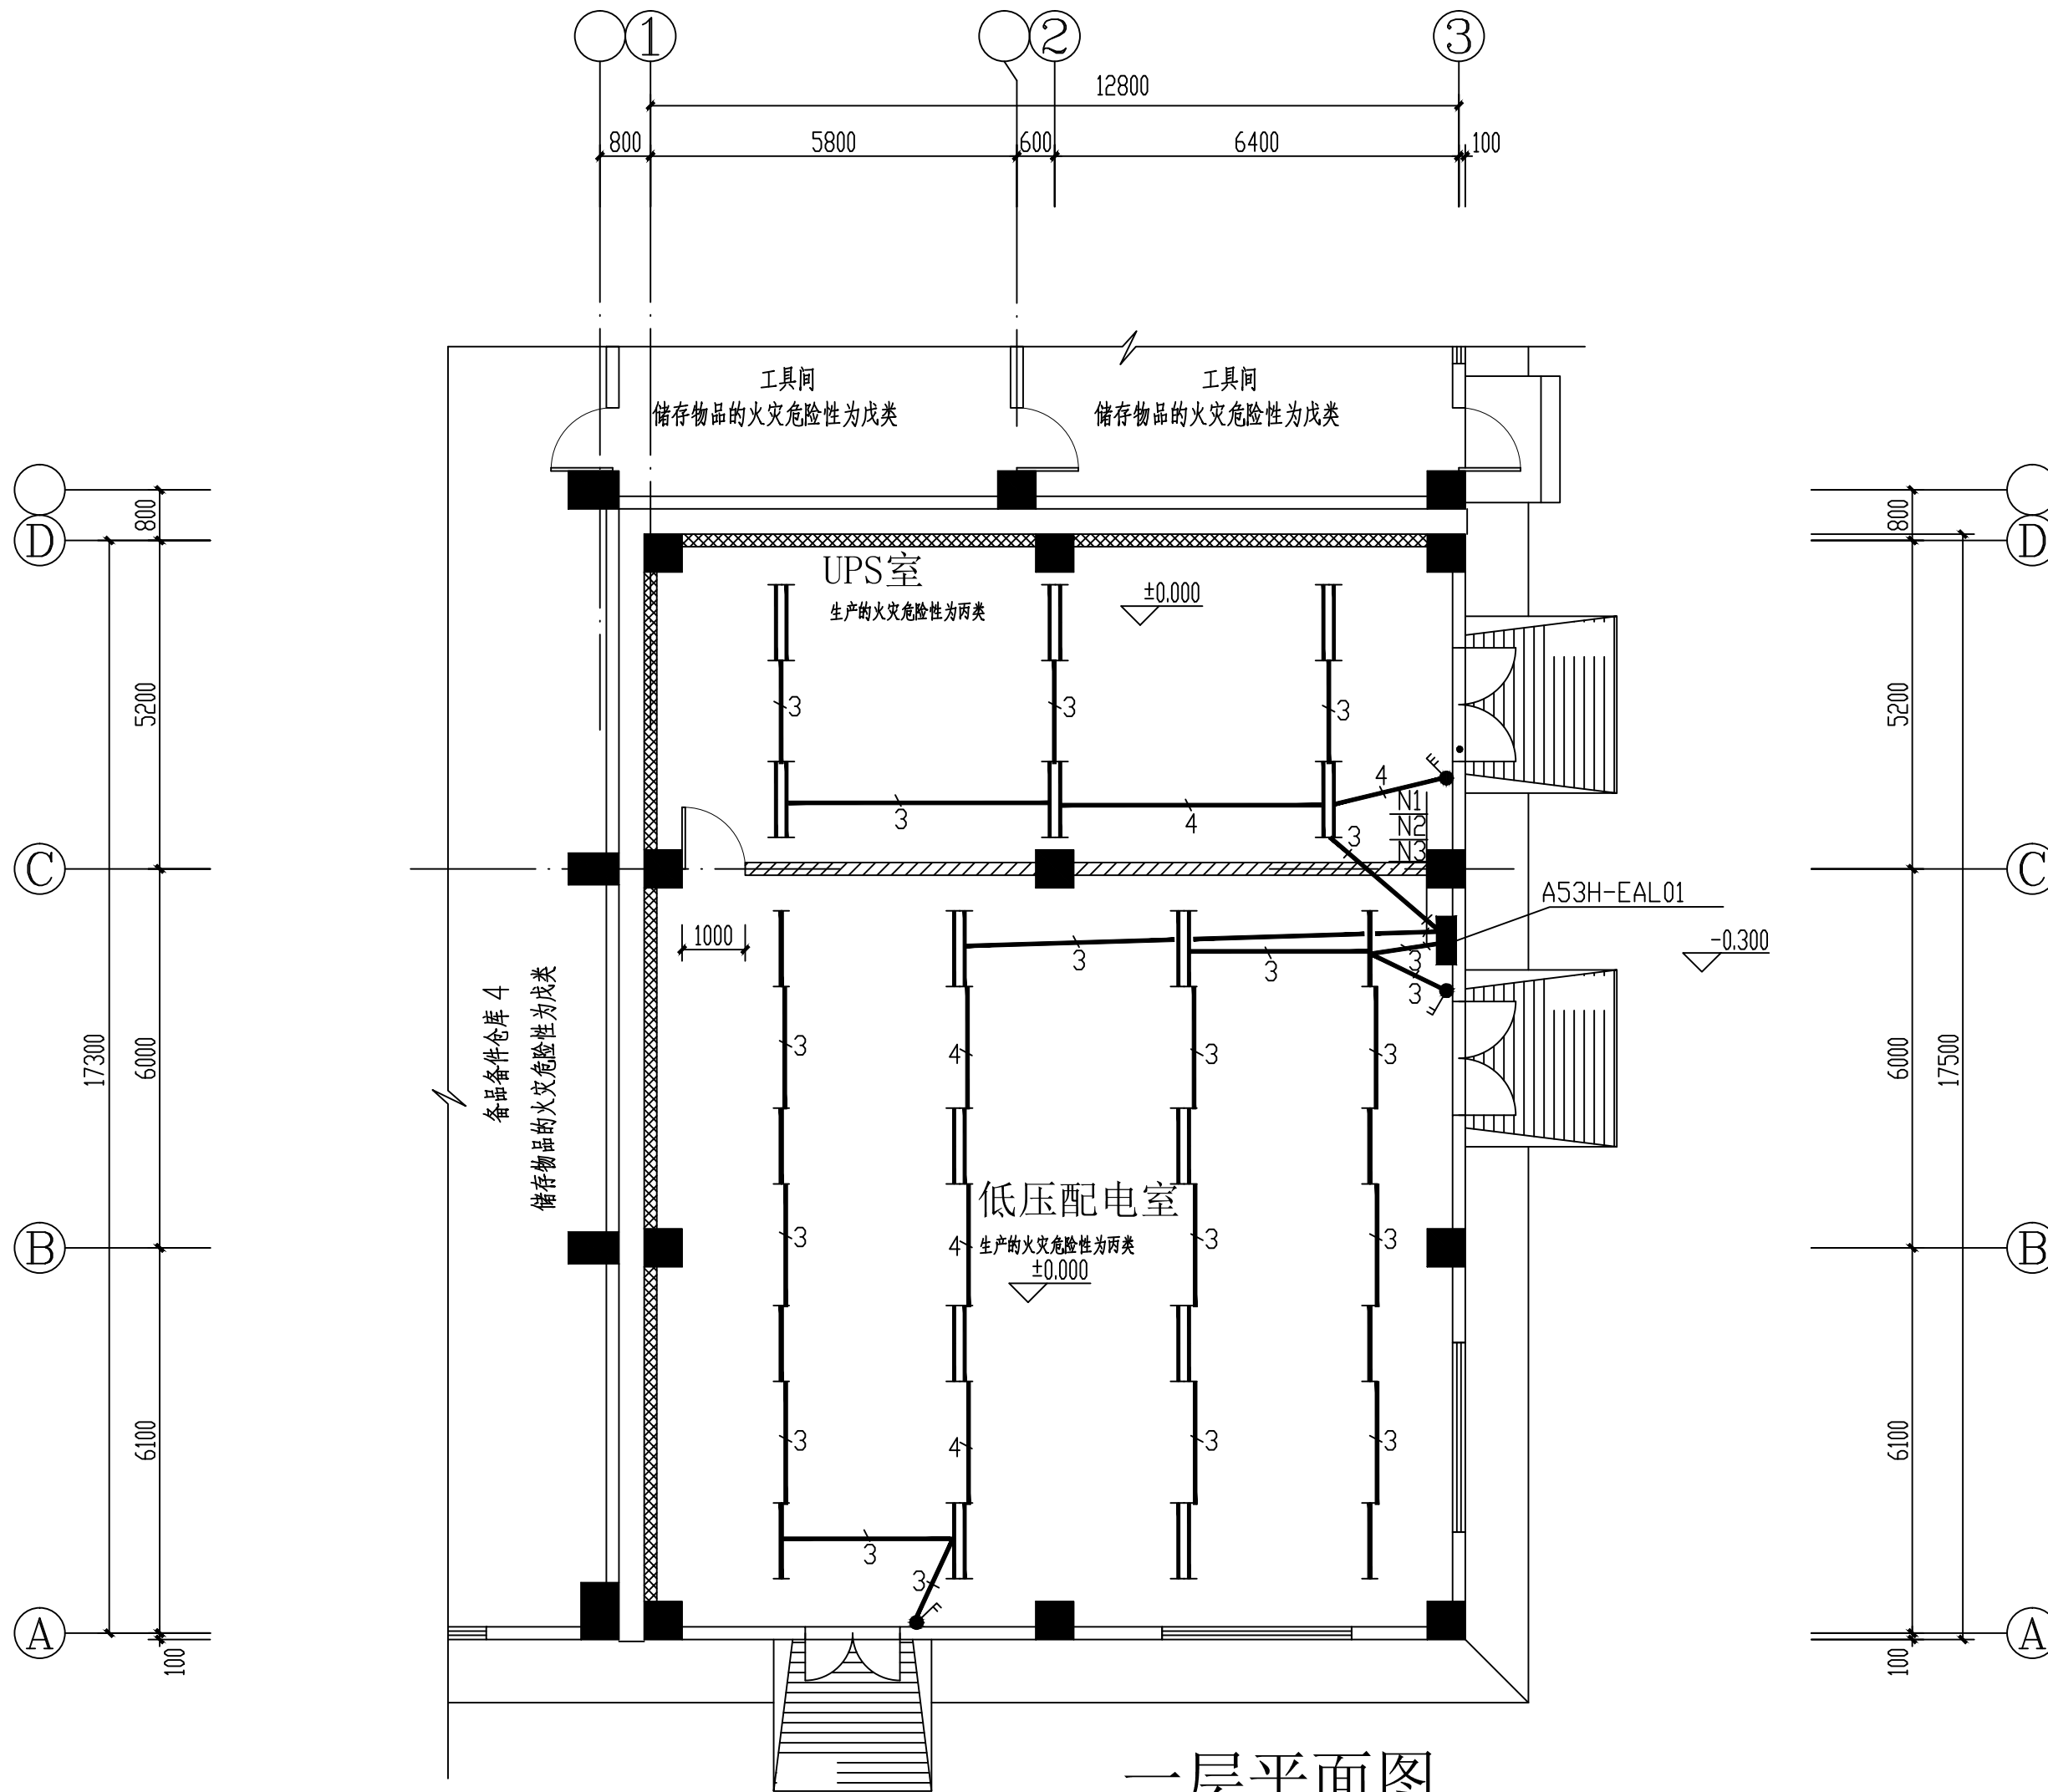

一层平面图
(±0.000) 1:100

序号	房间名称	房间尺寸			标准要求照度值	标准功率密度限值	参考平面	光源类型	光源功率	光通量	室形指数RI	利用系数	维护系数	计算数量	实际数量	实际照明功率密度	实际照度值
		长(m)	宽(m)	灯具安装高度(m)													
	普通照明																
1	UPS室	12.5	5.0	3.0	200	7.5	0.75	LED(2X30W)	60	5400	1.6	0.6	0.7	3.6	6	5.7	210
2	低压配电室	12	12.5	3.0	200	7.5	0.75	LED(2X30W)	60	5400	2.7	0.68	0.7	7.7	12	4.8	205

说明：UPS室非专用蓄电池室，且UPS柜内蓄电池容量小于300Ah。

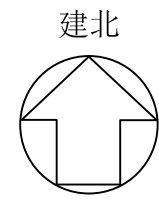

福建省石油化学
工业设计院有限公司

FUJIAN PETROCHEMICAL INDUSTRY DESIGN
INSTITUTE CO., LTD.

证书编号：甲级A235004206(CLASS A A235004206)

备注
NOTES

图章专用章

福建省石油化学工业设计院有限公司
范围：化工石化医药行业
等级：甲级 证号：A235004206
有效期至：2024年09月17日

注册工程师执业章
REGISTERED ENGINEER WORK PERMIT SEAL

施工图审查单位
CONSTRUCTION DRAWING EXAMINATION AUTHORITY

施工图审查合格证书编号
SERIAL NUMBER OF CONSTRUCTION DRAWING EXAMINATION QUALIFICATION CERTIFICATE

工程名称
PROJECT

福建福海创石油化工有限公司
原料适应性技改项目配套储运
及其它辅助系统设计

建设单位
CONSTRUCTION UNIT
福建福海创石油化工有限公司

审定 AUTH'D			
工程负责人 PROJ.M.	付亦玮	付亦玮	
专业负责人 SPEC.M.	陈杰	陈杰	
审核 APPR	卢淑榕	卢淑榕	
校对 CHKD	吴健	吴健	
设计 DRAWN	陈杰	陈杰	

图名 DRAWING TITLE

照明平面图

项/装置名称 SUBJECT/DEVICE	变电所SS15-7	单元/工段名称 UNIT/SECTION	
图号 DWG.NO.	T23005/G181S31-A53HD-05	设计阶段 STAGE	详细设计
设计日期 DATE		日期 DATE	2023.10
比例 SCALE		第 页 SHEET OF	共 页 OF
专业 SPEC.	电气	图次 REV.	0

TCC 中国天辰工程有限公司
CHINA TIANCHEN ENGINEERING CORPORATION

审批 日期