



日期				
DATE				
姓名				
SIGNATURE				
专业				
SPEC.				
日期				
DATE				
姓名				
SIGNATURE				
专业				
SPEC.				

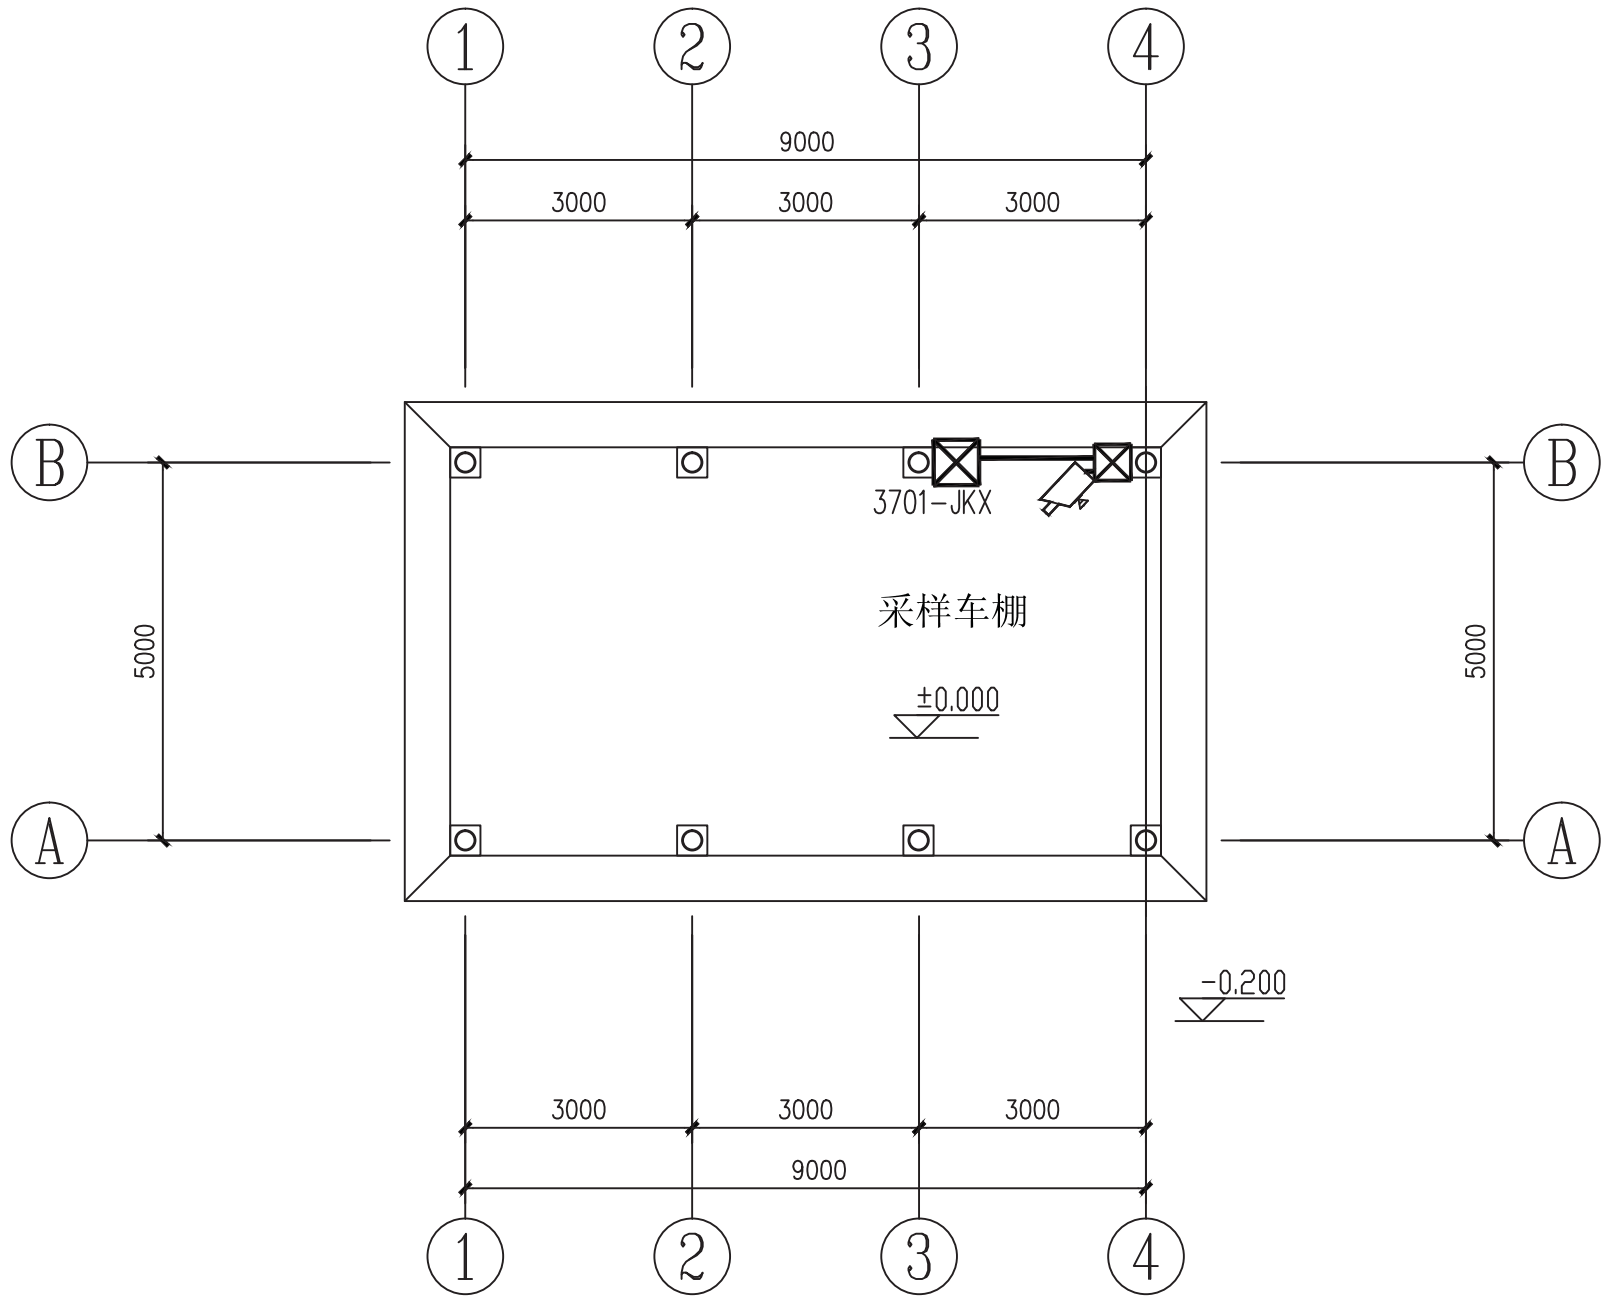

一层平面图 1:100
(±0.000)

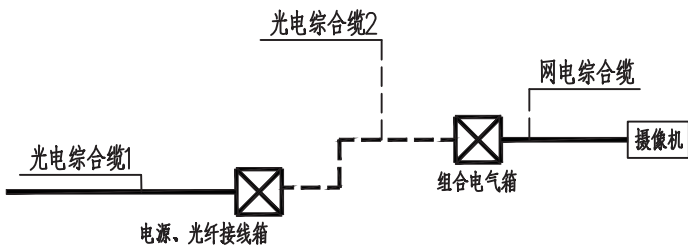

装置摄像机典型接线图

网电综合缆: ZR-(CAT6+RVV3x1.0)
光电综合缆1: ZR-(GYTA53-24B1+RVV3x4)
光电综合缆2: ZR-(GYTA53-4B1+RVV3x2.5)

- 说明:
- 1、电源、光纤接线箱, 组合电气箱安装在墙上或立柱上, 其安装底标高距该层地面+1.50m。
 - 2、一体化摄像机安装在墙上或柱子上, 其安装底标高距该层地面+3.00m。
 - 3、电视监控系统管线沿墙或梁下敷设, 线路敷设路由将根据现场实际情况进行调整。
 - 4、当管线穿越有防火分隔作用的楼板、防火墙、防火隔墙等主体建筑构件部位时, 应注意防火封堵。
 - 5、进出防雷建筑物的低压电气系统和智能化系统装设电涌保护器。

1	线型标注	穿管或线槽保护沿建筑物明敷设缆线
2		WD (网电综合缆) : ZR-(CAT6+RVV3x1.0)-DN25
3		GD (光电综合缆) : ZR-(GYTA53-4B1+RVV3x2.5)-DN32
4	☒ JKX	电源、光纤接线箱
5	☒	组合电气箱
6	📷	一体化摄像机
7		
8		
9		
10		
11		
12		
13		
14		
15		
16		

序号	图形符号	名 称
电 信 图 例		

**福建省石油化学
工业设计院有限公司**
FUJIAN PETROCHEMICAL INDUSTRY DESIGN
INSTITUTE CO., LTD.
证书编号: 甲级A235004206(CLASS A A235004206)

备注
NOTES

图纸专用章
DRAWING SEAL

注册工程师执业章
REGISTERED ENGINEER WORK PERMIT SEAL

施工图审查单位
CONSTRUCTION DRAWING EXAMINATION AUTHORITY

施工图审查合格证书编号
SERIAL NUMBER OF CONSTRUCTION DRAWING EXAMINATION QUALIFICATION CERTIFICATE

工程名称
PROJECT
福建福海创石油化工有限公司
原料适应性技改项目配套储运及其它辅助系统设计

建设单位
CONSTRUCTION UNIT
福建福海创石油化工有限公司

审 定 AUTH'D			
工程负责人 PROJ.M.	付亦玮	付亦玮	
专业负责人 SPEC.M.	陈 杰	陈 杰	
审 核 APPR	卢淑榕	卢淑榕	
校 对 CHKD	陈 杰	陈 杰	
设 计 DRAWN	吴健	吴健	

图名 DRAWING TITLE
电视监控设施平面图

主项/装置名称 SUBJECT/DEVICE	化验中心新增采样车棚	单元/工段名称 UNIT/SECTION	
图 号 DWG.NO.	T23005/G181S31-3701DX-02	日 期 DATE	2023.10
设计阶段 STAGE	详细设计	第 页 SHEET OF	共 页
比 例 SCALE	1:100	版 次 REV.	1.0A2
专 业 SPEC.	电信		

**中国天辰工程有限公司**
CHINA TIANCHEN ENGINEERING CORPORATION

业主图号 OWNER NO.	FAP103-3701-TC-DW09-0001	日 期 DATE	
设 计 DESIGN	陈 杰	校 对 CHKD	吴 健
审 核 APPR	卢 淑 榕	审 定 AUTH	张 彬
会 签 专 业	签 字	日 期	