
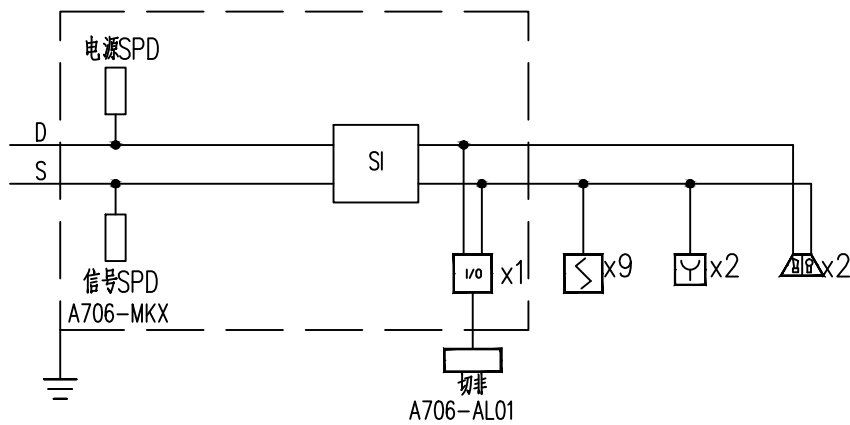
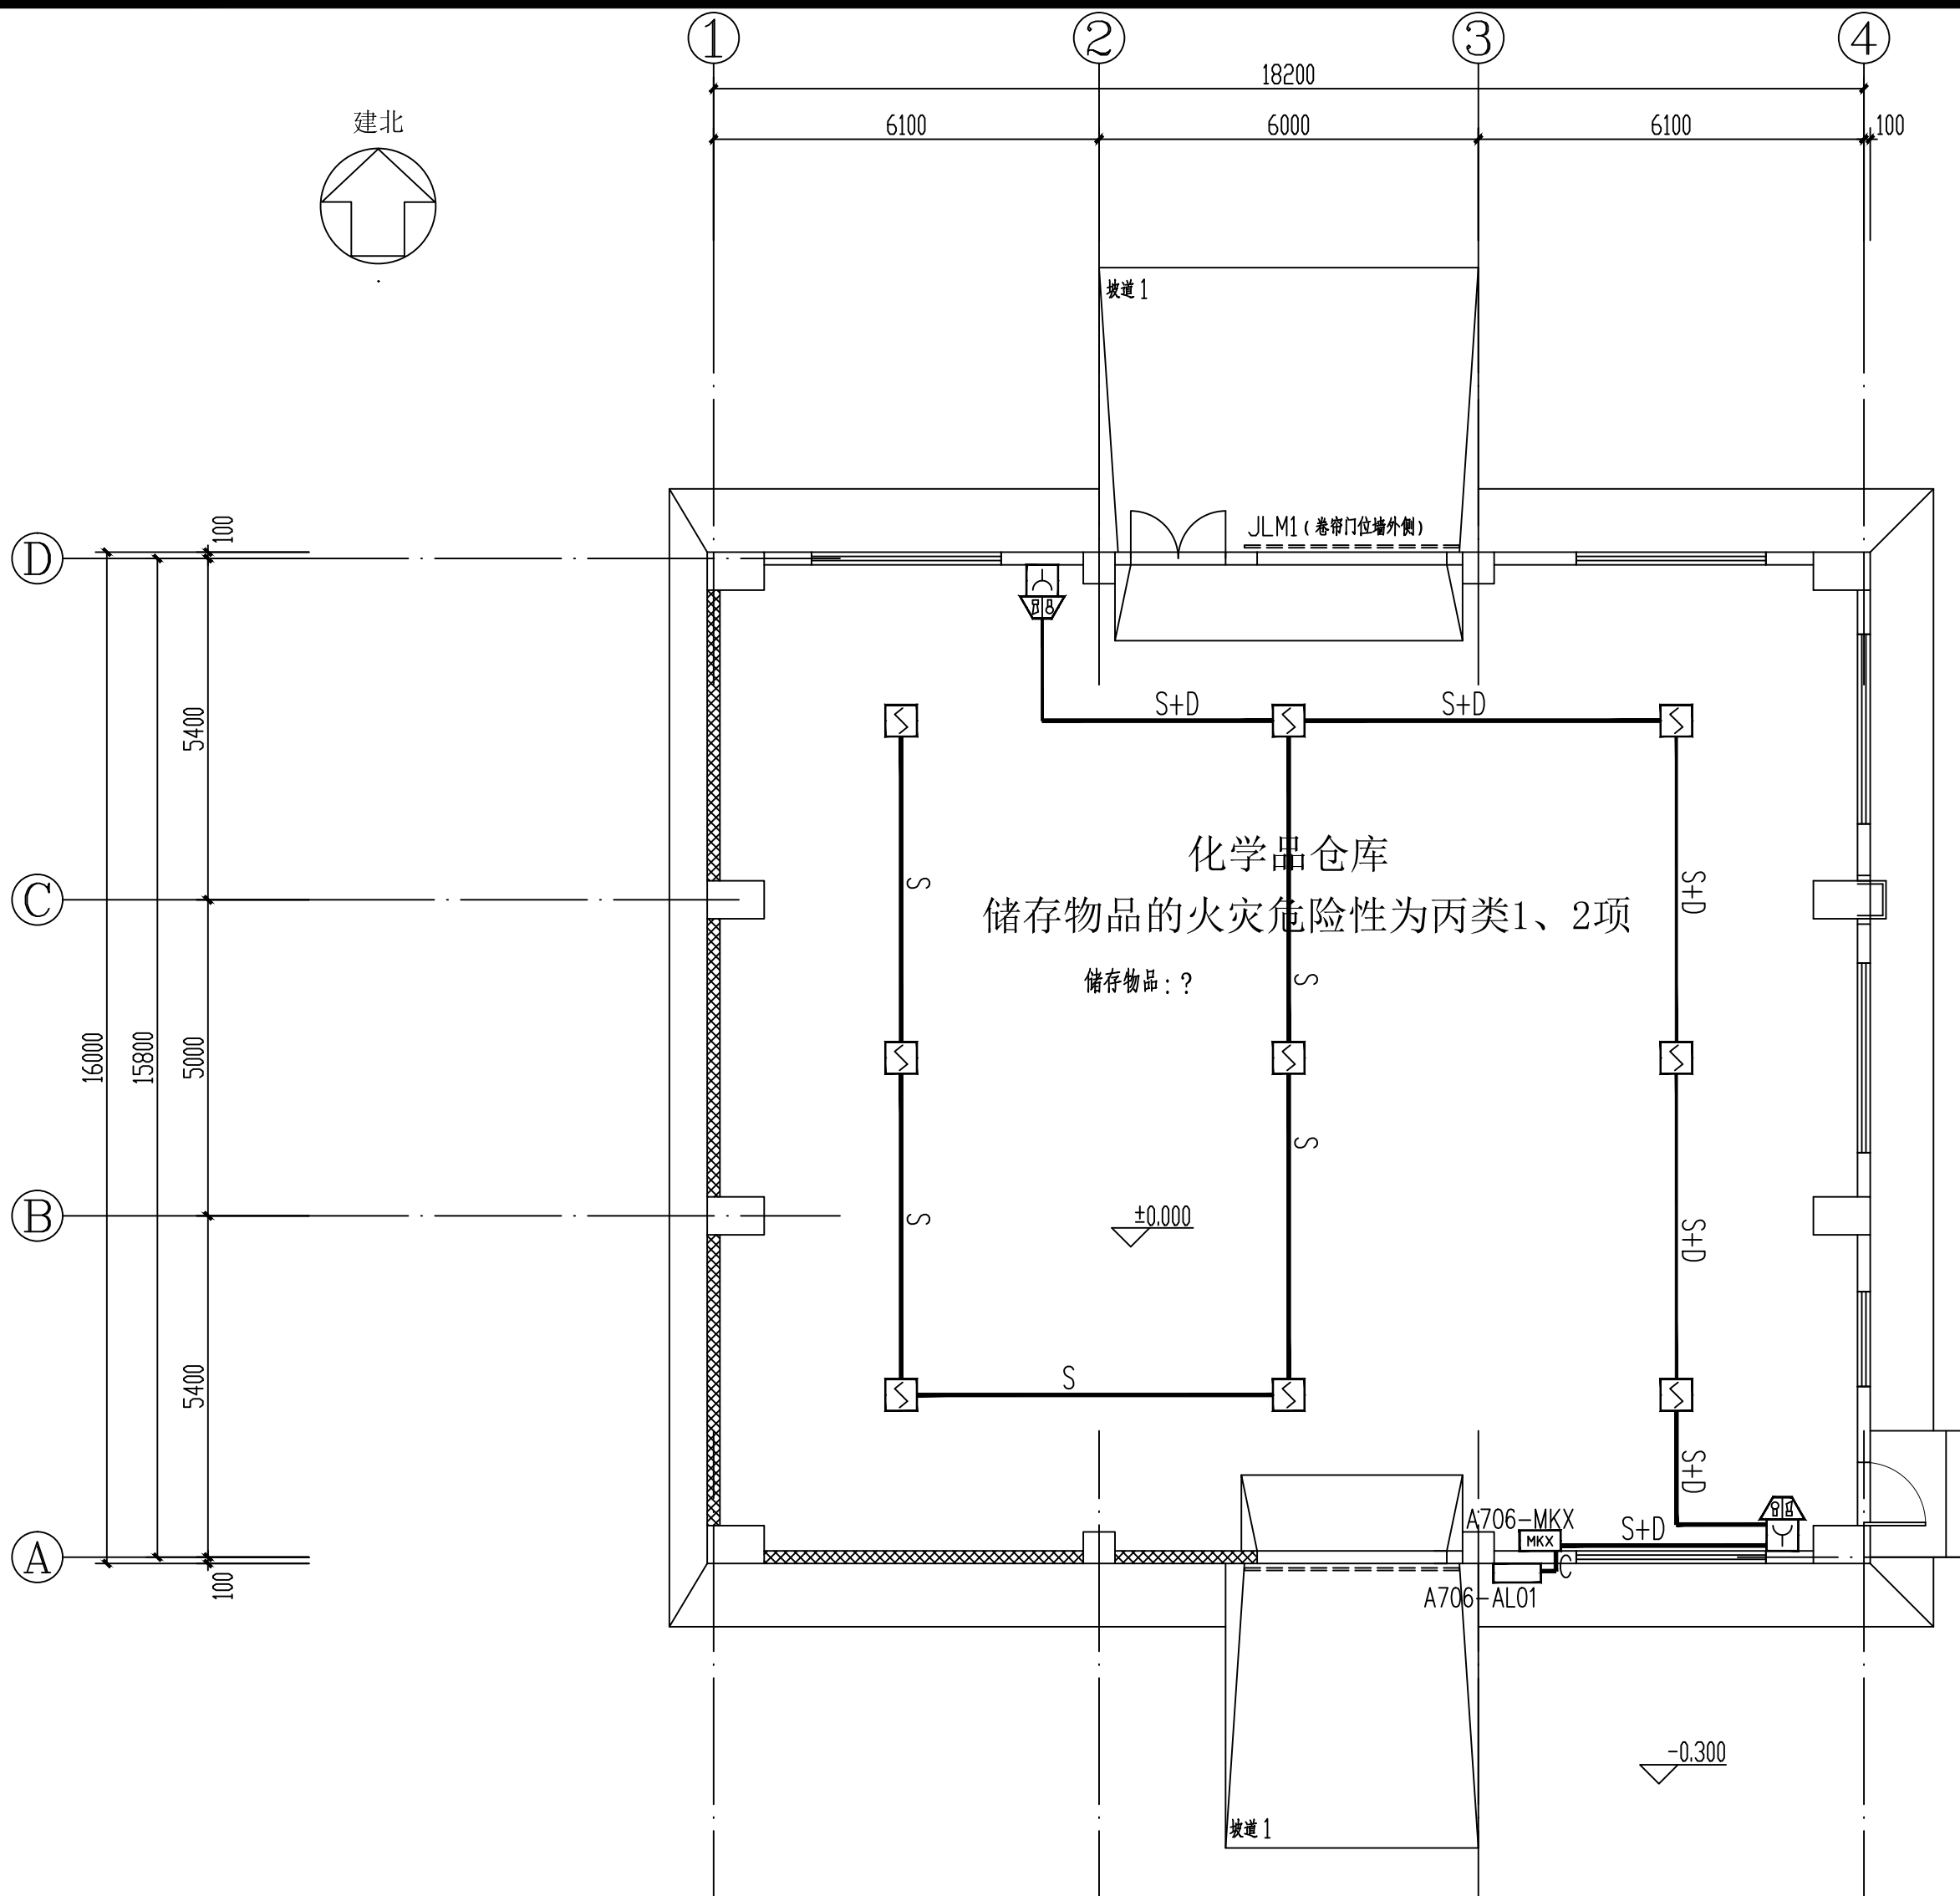


日期	DATE	
姓名	SIGNATURE	
专业	SPEC	
日期	DATE	
姓名	SIGNATURE	
专业	SPEC	

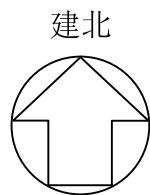

火灾自动报警系统示意图

说明:

- 1、模块箱内设备间的连接由设备厂商负责。火灾自动报警模块箱说明显示, 采用内衬岩棉对箱体进行防火保护。
- 2、手动报警按钮的安装底标高距该层地面+1.50m。
- 3、声光报警器的安装底标高距该层地面+2.50m。
- 4、火灾自动报警模块箱的安装底标高距该层地面+1.50m。
- 5、消火栓按钮应配合消火栓箱安装。
- 6、感烟探测器安装在屋顶下。
- 7、管线、桥架穿过建筑物变形缝时, 应设补偿装置。
- 8、所有室内火灾报警配线敷设时, 保护钢管均做防火处理。
- 9、当管线穿越有防火分隔作用的楼板、防火墙、防火隔墙等主体建筑构件部位时, 应注意防火封堵。
- 10、火灾报警系统接地与建筑物的联合接地良好连接, 接地电阻 $\leq 1\Omega$ 。
- 11、火警时应切断相应非消防电源, 具体参照电气专业设计文件。

1	线型标注	穿管或线槽保护沿建筑物明敷设缆线
2		S (回路总线): ZN-RVS2x1.5-DN25
3		D (24V电源线): ZN-RVS2x1.5-DN25
4		S+D (回路总线+24V电源线): 2ZN-RVS2x1.5-DN25
5		C (联动控制线): 2ZN-KVV2x1.5-DN25
6		配电箱 (详电施图纸)
7		火灾自动报警模块箱
8		声光报警器
9		手动报警按钮
10		消火栓按钮
11		感烟探测器
12		联动控制 (输入输出) 模块
13		总线短路隔离器
14		
15		
16		
序号	图形符号	名称

电信图例

一层平面图
(±0.000) 1:100

福建省石油化学工业设计院有限公司
FUJIAN PETROCHEMICAL INDUSTRY DESIGN INSTITUTE CO., LTD.
证书编号: 甲级A235004206(CLASS A A235004206)

备注
NOTES

福建省石油化学工业设计院有限公司
范围: 化工石化医药行业
资质等级: 甲级 证号: A235004206
有效期至: 2024年09月17日

注册工程师执业章
REGISTERED ENGINEER WORK PERMIT SEAL

施工图审查单位
CONSTRUCTION DRAWING EXAMINATION AUTHORITY

施工图审查合格证书编号
SERIAL NUMBER OF CONSTRUCTION DRAWING EXAMINATION QUALIFICATION CERTIFICATE

工程名称
PROJECT
福建福海创石油化工有限公司
原料适应性技改项目配套储运及其它辅助系统设计

建设单位
CONSTRUCTION UNIT
福建福海创石油化工有限公司

审定 AUTH'D			
工程负责人 PROJ.M.	付亦玮	付亦玮	
专业负责人 SPEC.M.	陈杰	陈杰	
审核 APPR	卢淑榕	卢淑榕	
校对 CHKD	陈杰	陈杰	
设计 DRAWN	吴健	吴健	

图名 DRAWING TITLE
火灾自动报警平面图

主项/装置名称 SUBJECT/DEVICE	化学品仓库	单元/工段名称 UNIT/SECTION	
图号 DWG.NO.	T23005/G181S31-A706DX-02		
设计阶段 STAGE	详细设计	日期 DATE	2023.10
比例 SCALE	1:100	第 SHEET	共 OF
专业 SPEC.	电信	版次 REV.	

中国天辰工程有限公司
CHINA TIANCHEN ENGINEERING CORPORATION

审批
日期