

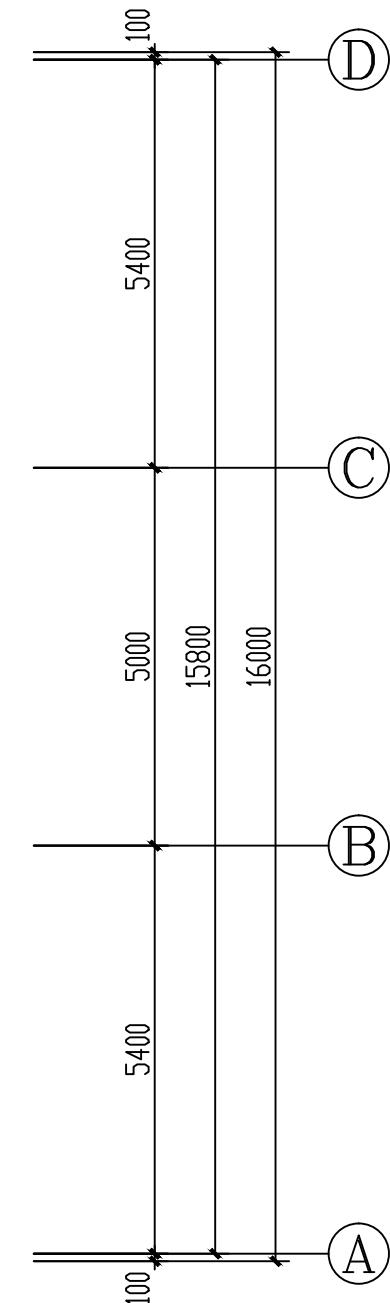


日期	DATE	
姓名	SIGNATURE	
专业	SPEC.	
日期	DATE	
姓名	SIGNATURE	
专业	SPEC.	

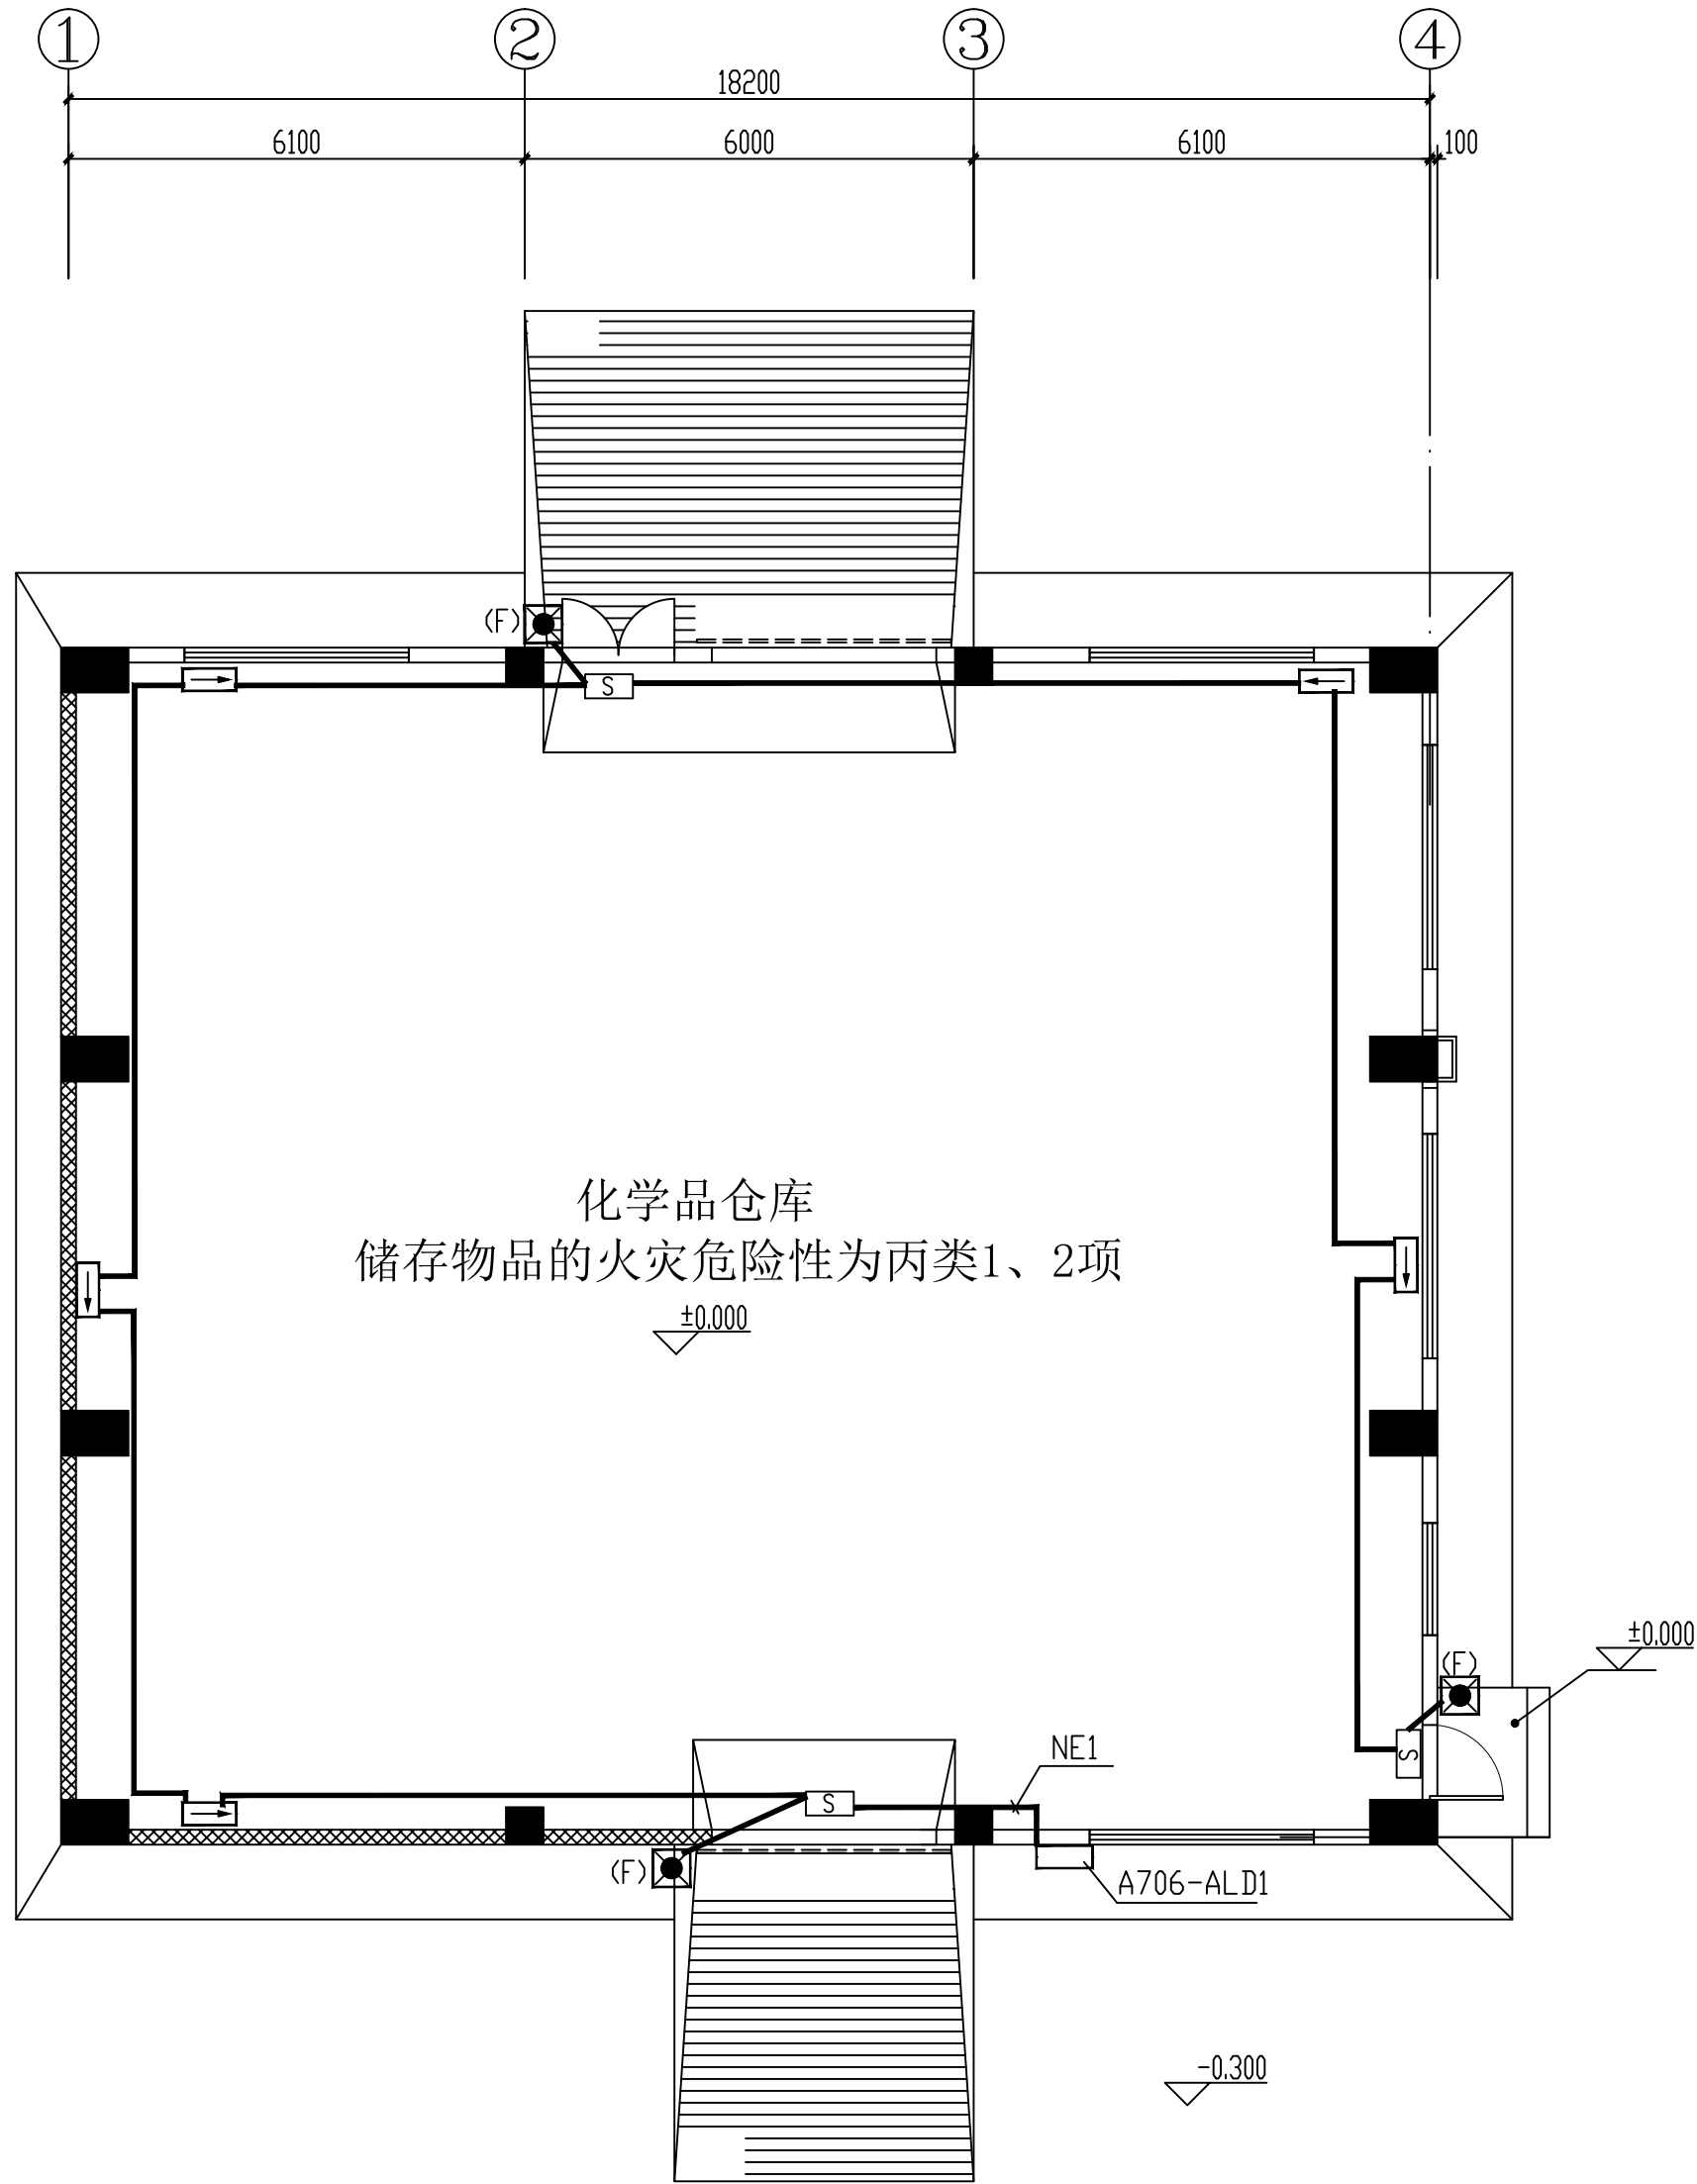

一层平面图
(±0.000) 1:100

序号	图形符号	名称	型号	功能参数	安装方式	备注	数量
1		应急照明控制器	N-C-1	远程监控、消防联动、火灾信息中心接入、人机操作、故障查询等	消控室—落地安装		1
2		A型应急照明集中电源	N-D-0.2kVA-36	应急供电及控制、巡检、故障上传、报警显示	底距地1.5m明装	输出电压DC36V 应急时间90min	1
3		安全出口标志灯(大型)	N-BLJC I系列 2W	巡检、常亮、频闪	门框上方0.2m壁挂	输入电压DC18V~DC36V	3
4		疏散指示灯	N-BLJC I系列 2W	巡检、常亮、频闪	底距地0.5m壁挂	输入电压DC18V~DC36V 防护等级:IP67;WF2	5
5		集控集电双头灯	N-ZFJC系列 3W	应急照明、巡检、开灯、灭灯	底距地2.5m壁挂	输入电压DC18V~DC36V 防护等级:IP67;WF2	3

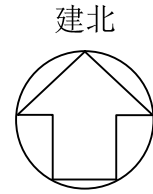

福建省石油化学
工业设计院有限公司
FUJIAN PETROCHEMICAL INDUSTRY DESIGN
INSTITUTE CO., LTD.
证书编号: 甲级A235004206(CLASS A A235004206)

备注
NOTES

图纸专用章
福建省石油化学工业设计院有限公司
范围: 化工石化医药行业
资质等级: 甲级 证号: A235004206
有效期至: 2024年09月17日

注册工程师执业章
REGISTERED ENGINEER WORK PERMIT SEAL

施工图审查单位
CONSTRUCTION DRAWING EXAMINATION AUTHORITY

施工图审查合格证书编号
SERIAL NUMBER OF CONSTRUCTION DRAWING EXAMINATION QUALIFICATION CERTIFICATE

工程名称
PROJECT
福建福海创石油化工有限公司
原料适应性技改项目配套储运
及其它辅助系统设计

建设单位
CONSTRUCTION UNIT
福建福海创石油化工有限公司

审定 AUTH'D			
项目负责人 PROJ.M.	付亦玮	付亦玮	
专业负责人 SPEC.M.	陈杰	陈杰	
审核 APPR	卢淑榕	卢淑榕	
校对 CHKD	吴健	吴健	
设计 DRAWN	陈杰	陈杰	

图名 DRAWING TITLE

应急照明平面图

主/装置名称 SUBJECT/DEVICE	化学品仓库	单元/工段名称 UNIT/SECTION	
图号 DWG.NO.	T23005/G181S31-A706D-05	设计阶段 STAGE	详细设计
日期 DATE	2023.10	第 页 SHEET OF	共 页
比例 SCALE		专业 SPEC.	电气
审批	冯卿	日期	2023.11.23

TCC 中国天辰工程有限公司
CHINA TIANCHEN ENGINEERING CORPORATION

