


日期	DATE	姓名	SIGNATURE	日期	DATE	姓名	SIGNATURE	日期	DATE	姓名	SIGNATURE
日期	DATE	姓名	SIGNATURE	日期	DATE	姓名	SIGNATURE	日期	DATE	姓名	SIGNATURE
日期	DATE	姓名	SIGNATURE	日期	DATE	姓名	SIGNATURE	日期	DATE	姓名	SIGNATURE

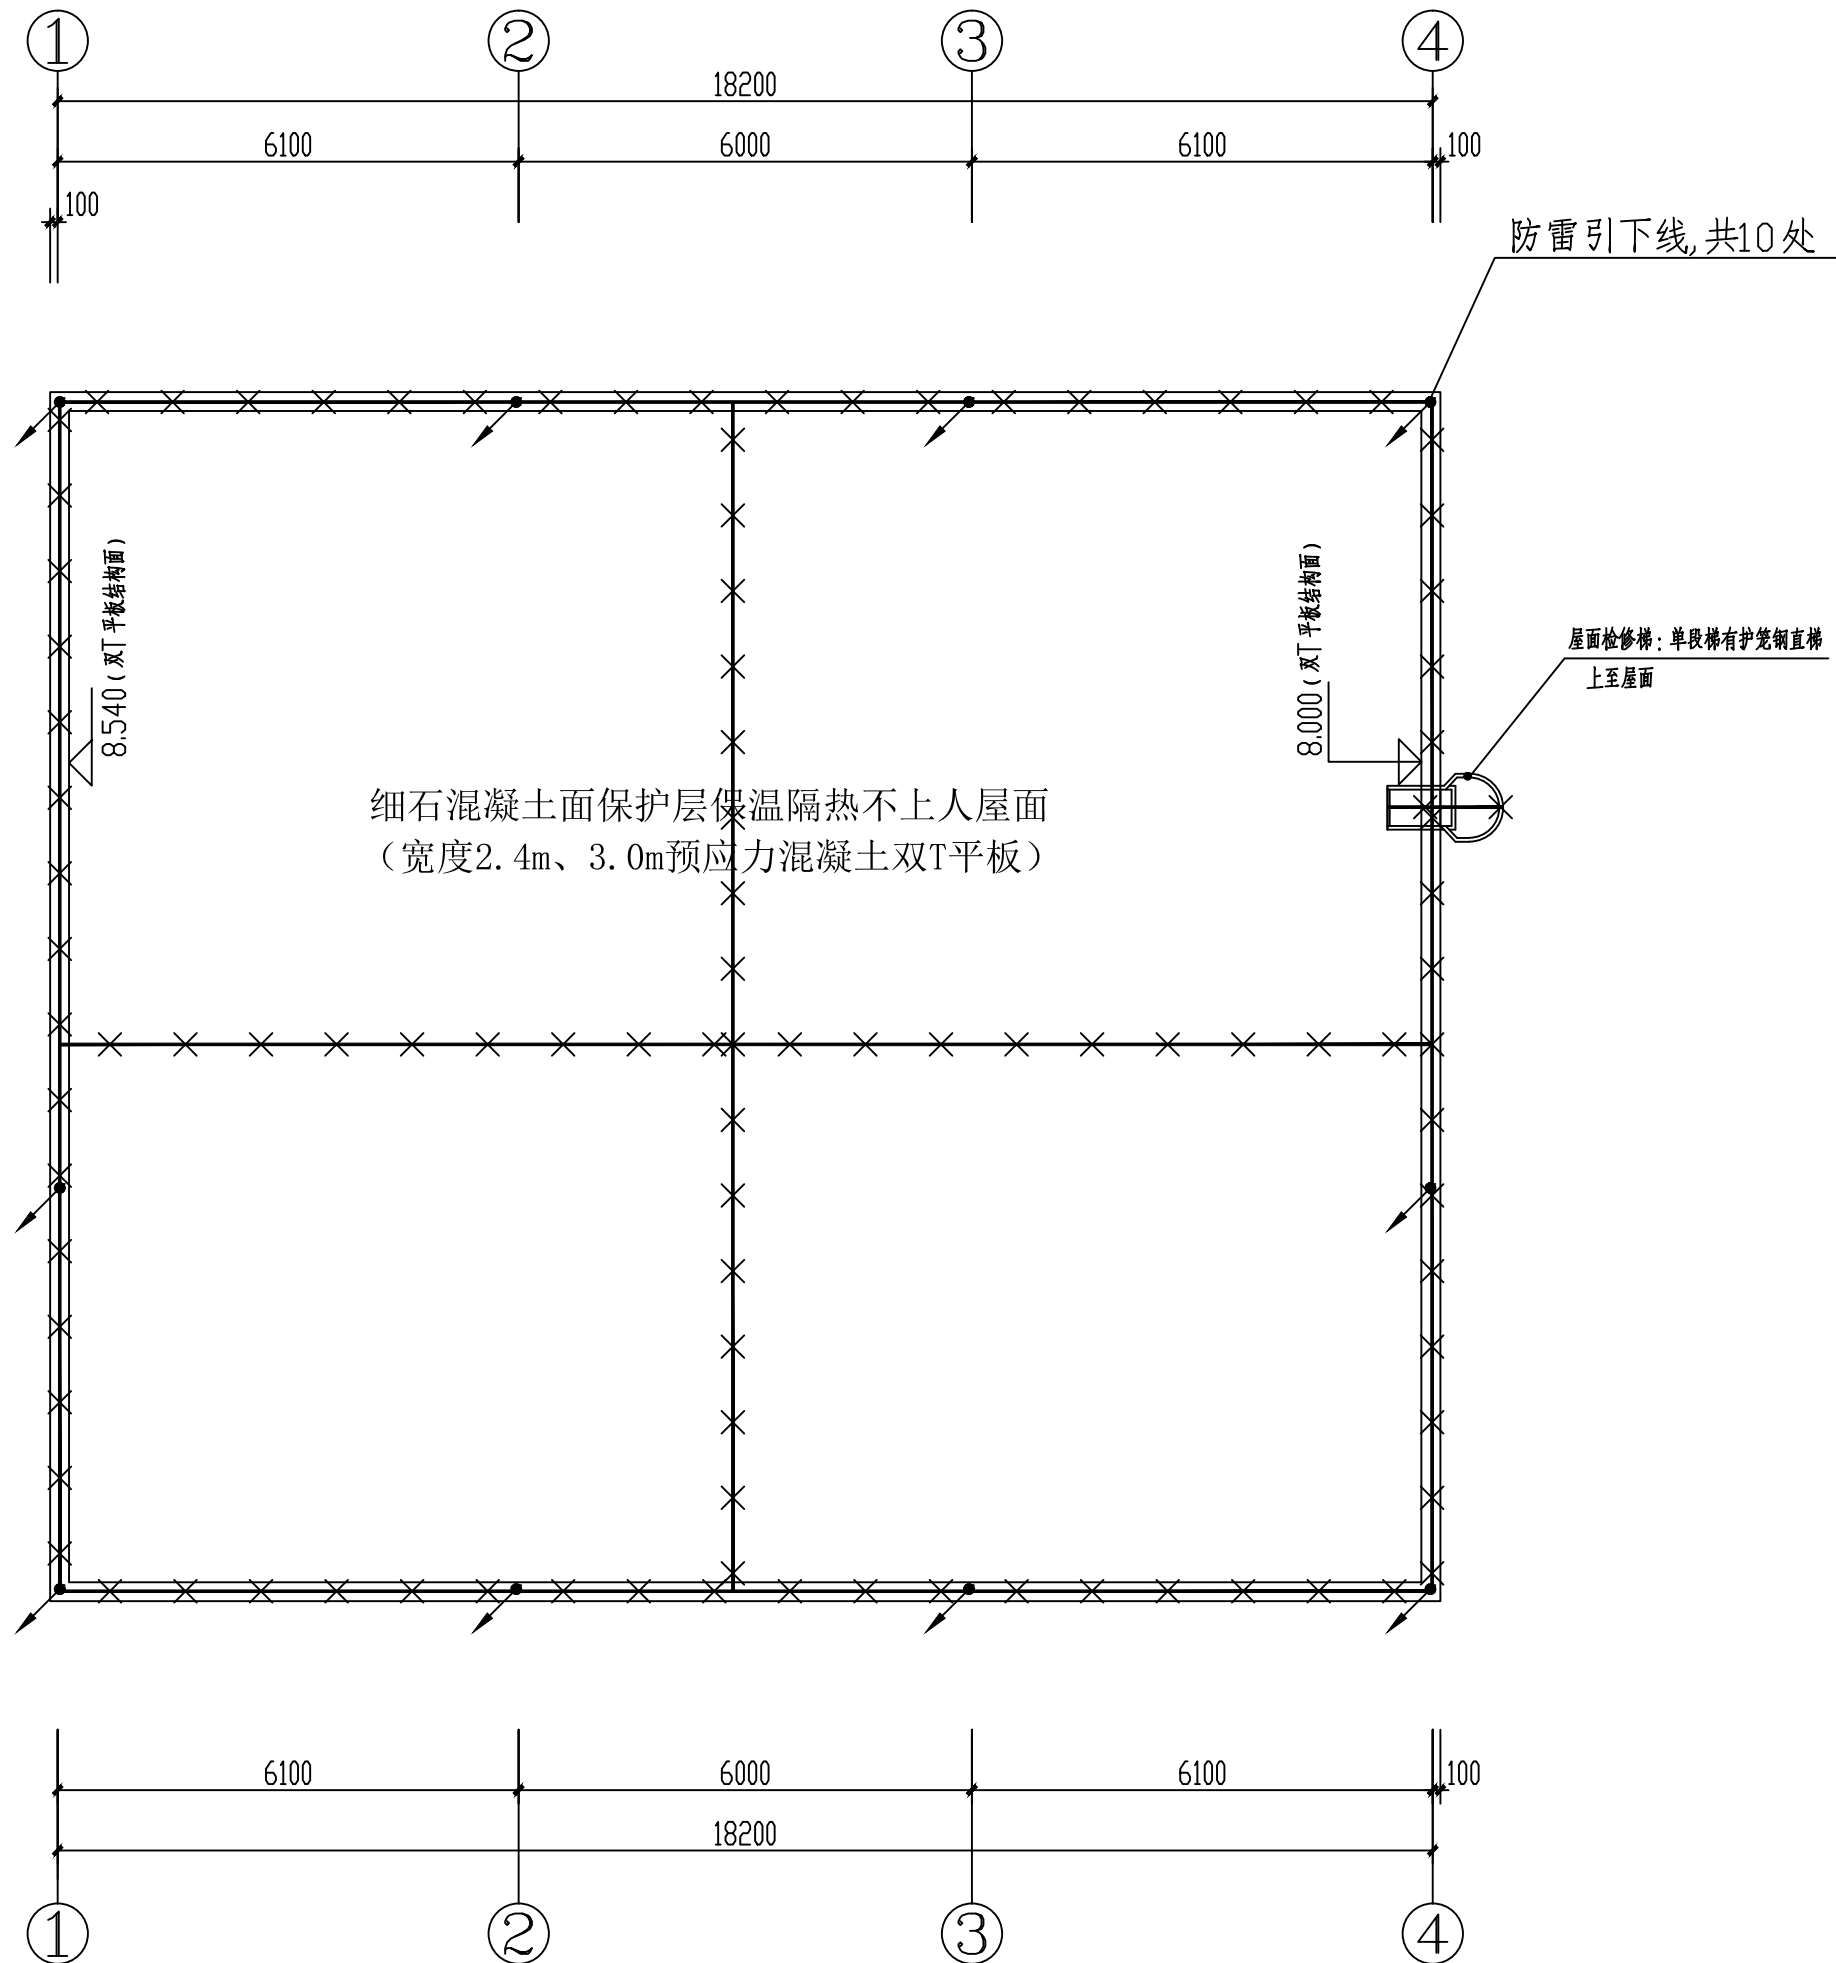

屋面避雷平面图

1:100

说明:

- 经计算化学品仓库年预计雷击次数为0.052次/年，储存物品的火灾危险性为丙类，按第二类防雷建筑物设置防雷措施，屋面避雷带采用 $\phi 12$ 热镀锌圆钢沿屋檐四周敷设，避雷网格不大于 $12 \times 8\text{m}$ 或 $10\text{m} \times 10\text{m}$ 。
- 防闪电电涌侵入措施：铠装电缆进线的金属外皮应接地，直接埋地的金属管道在进出建筑物应就近与接地装置相连。防闪电感应措施：建筑物内的金属设备、进出线电缆的金属铠装外皮等应就近与接地装置相连，直接埋地的金属管道在进出建筑物处应就近与接地装置相连。
- 突出屋面的钢直梯等金属设备均应采用 $\phi 12$ 热镀锌圆钢与屋面避雷带可靠连接。

福建省石油化学
工业设计院有限公司

FUJIAN PETROCHEMICAL INDUSTRY DESIGN
INSTITUTE CO., LTD.

证书编号：甲级A235004206(CLASS A A235004206)

备注
NOTES

图纸专用章

福建省工程勘察设计图纸专用章
福建省石油化学工业设计院有限公司
范围：化工石化医药行业
资质等级：甲级 证号：A235004206
有效期至：2024年09月17日

注册工程师执业章

REGISTERED ENGINEER WORK PERMIT SEAL

施工图审查单位

CONSTRUCTION DRAWING EXAMINATION AUTHORITY

施工图审查合格证书编号

SERIAL NUMBER OF CONSTRUCTION DRAWING EXAMINATION QUALIFICATION CERTIFICATE

工程名称

PROJECT

福建福海创石油化工有限公司
原料适应性技改项目配套储运
及其它辅助系统设计

建设单位

CONSTRUCTION UNIT

福建福海创石油化工有限公司

审定

AUTH'D

工程负责人

PROJ.M.

付亦玮

专业负责人

SPEC.M.

陈杰

审核

APPR

卢淑榕

校对

CHKD

吴健

设计

DRAWN

陈杰

图名 DRAWING TITLE

屋面避雷平面图

专业/装置名称

SUBJECT/DEVICE

化学品仓库

单元/工段名称

UNIT/SECTION

T23005/G181S31-A706D-06

图号

DWG.NO.

设计阶段

STAGE

详细设计

比例

SCALE

第 页

专业

SPEC.

版次

REV.

次

0

TCC 中国天辰工程有限公司
CHINA TIANCHEN ENGINEERING CORPORATION

审批 冯纪 日期 2023.11.23

